


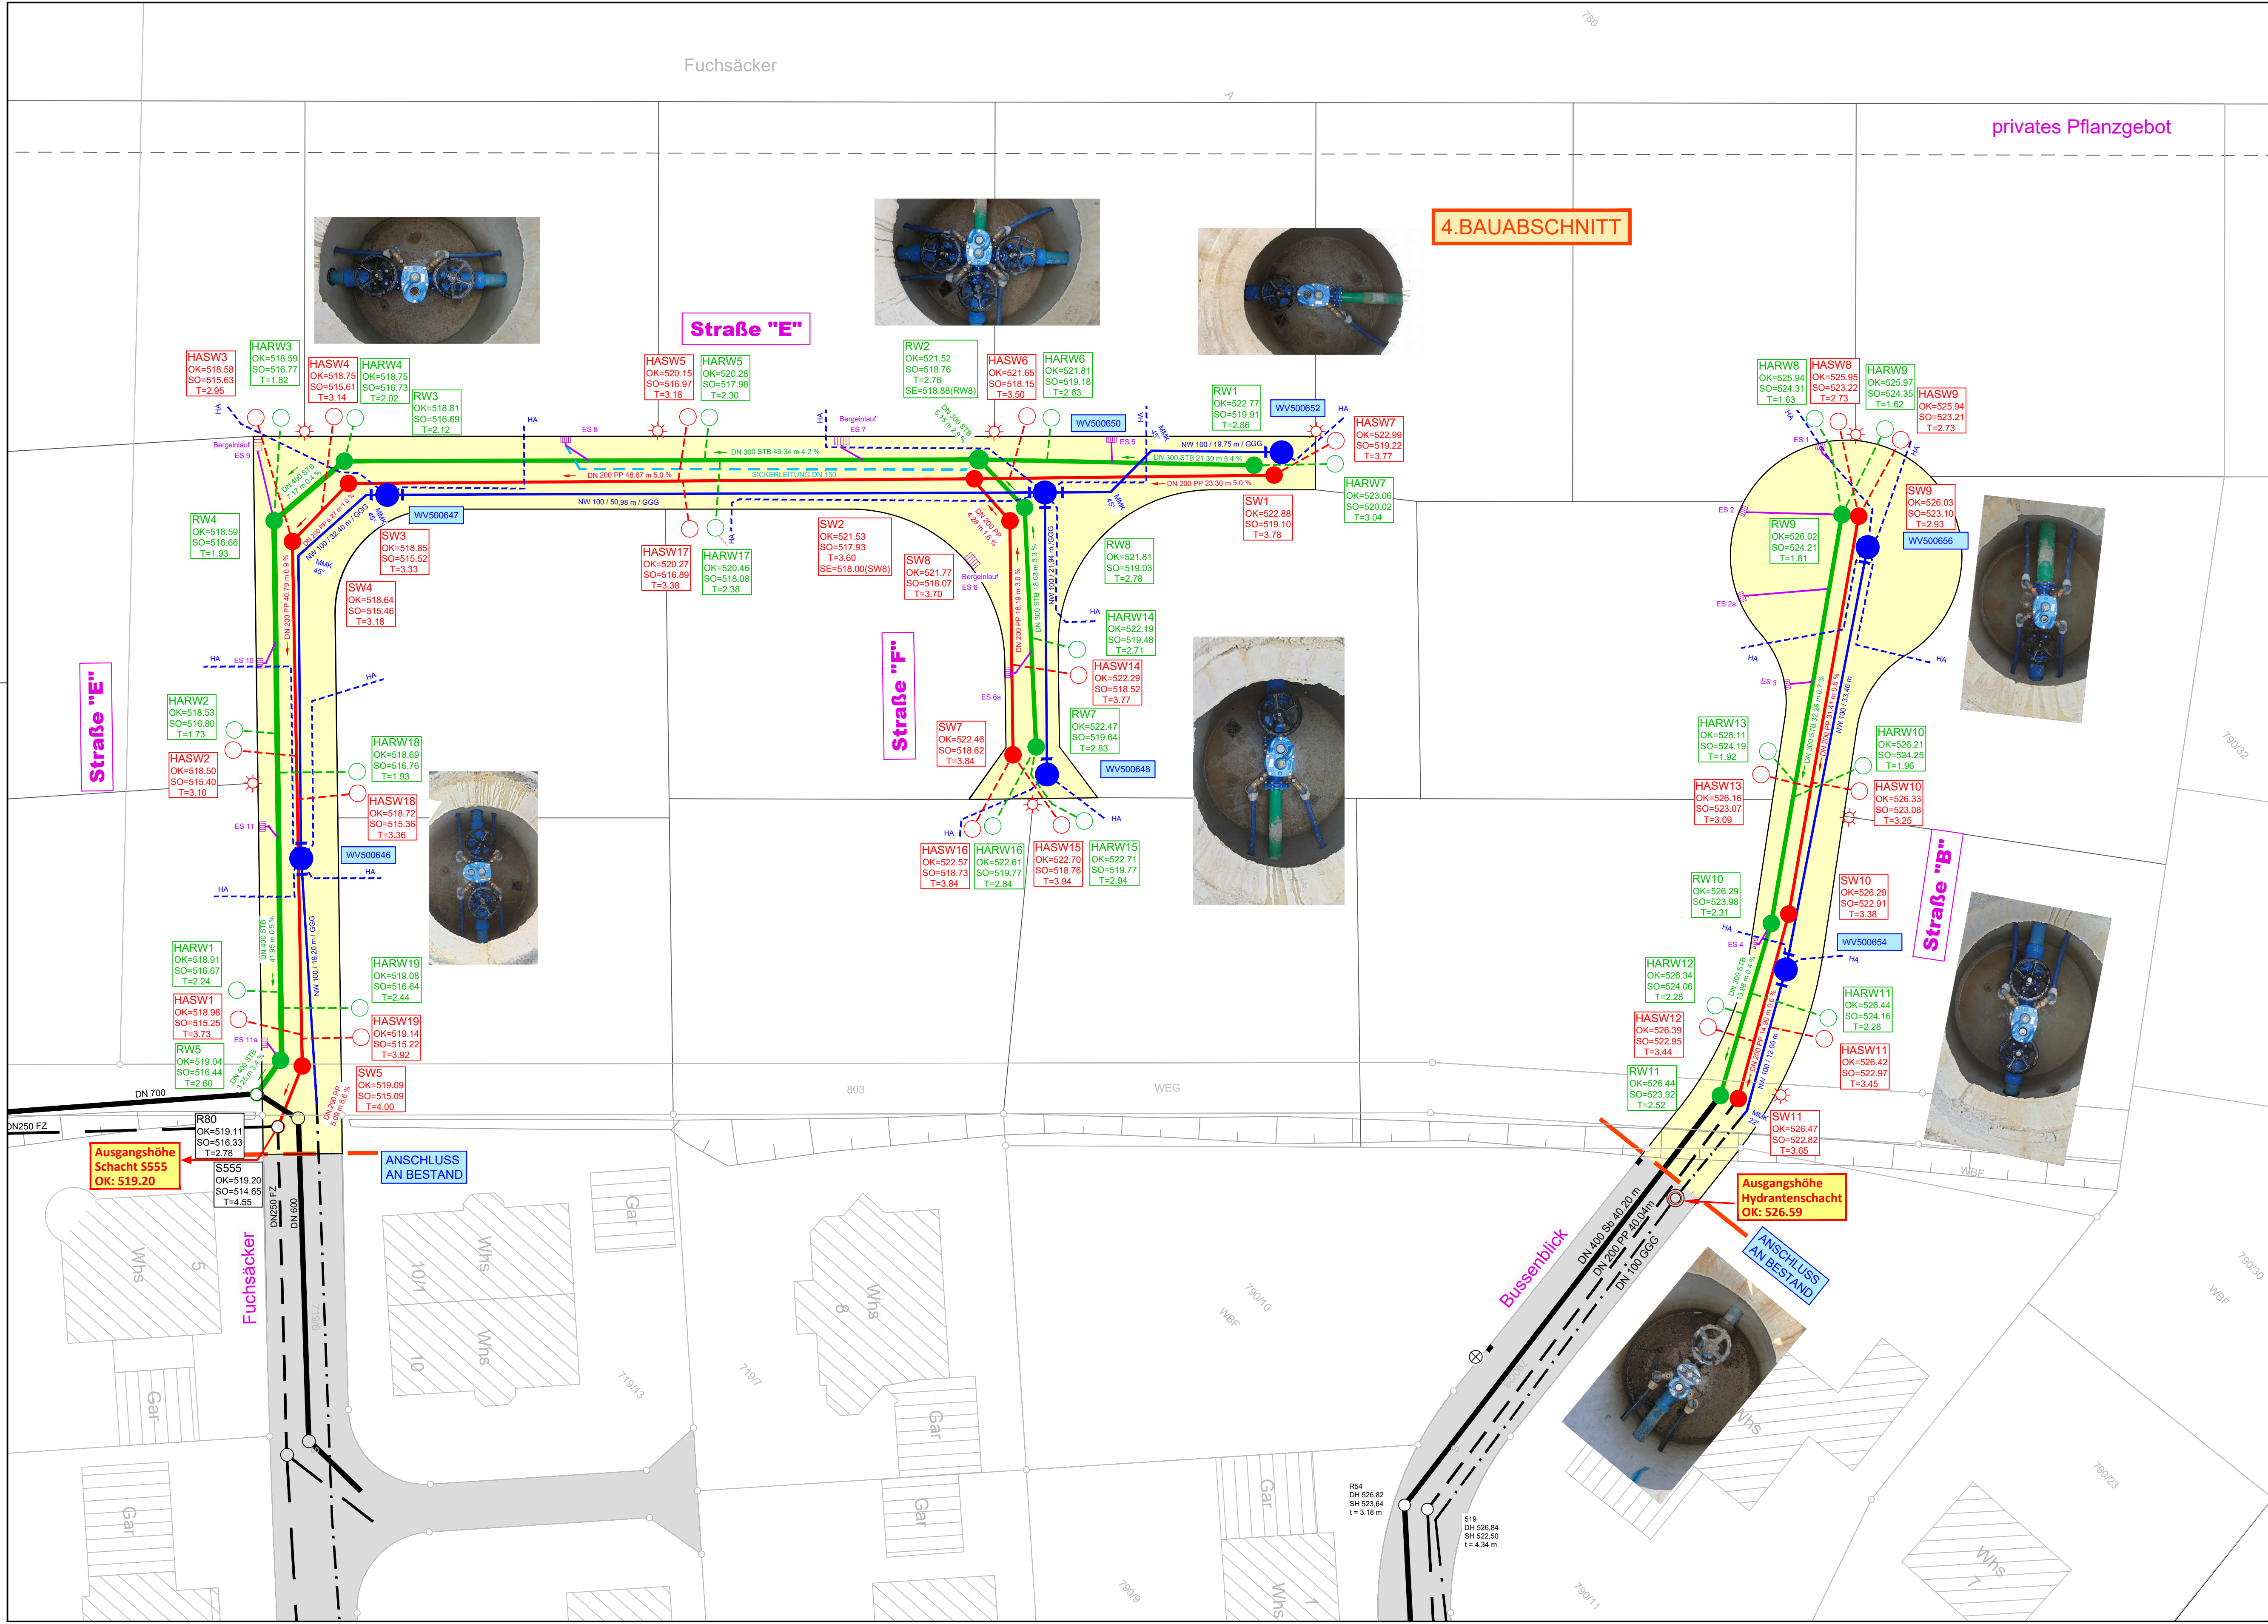

LEGENDE BESTAND NEU

- RW-KANALISATION MIT SCHACHT
HAUSKONTROLLSCHACHT
- SW-KANALISATION MIT SCHACHT
HAUSKONTROLLSCHACHT
- WASSERLEITUNG
WASSERLEITUNG HAUSANSCHLUSS
- SICKERLEITUNG DN 150

LEGENDE BESTAND ALT

- RW-KANALISATION VORHANDEN
- SW-KANALISATION VORHANDEN
- WASSERLEITUNG VORHANDEN

BITTE BEACHTEN !!
OK HÖHEN OHNE FEINBELAG

ALK STAND 2019
Höhen im System DHNN 12

ingenieurbüro
für
bauwesen

reiner
winecker
wasser · abwasser
strassen · vermessung

friedrich-vollmar-str. 9
88499 riedlingen
tel 07371 - 92 30 92
fax 07371 - 92 30 93

GEMEINDE BURGRIEDEN

ORTSTEIL ROT

ERSCHLISSUNG BAUGEBIET
"ULMER KREUZ II" - 4. BA

BESTAND

LAGEPLAN
KANALISATION + WASSERVERSORGUNG

Burgrieden

maßstab:
1 : 250

bearbeitet:
wi

gezeichnet:
re

plan nr.:
19/397/19

aufgestellt:
JULI 2021