
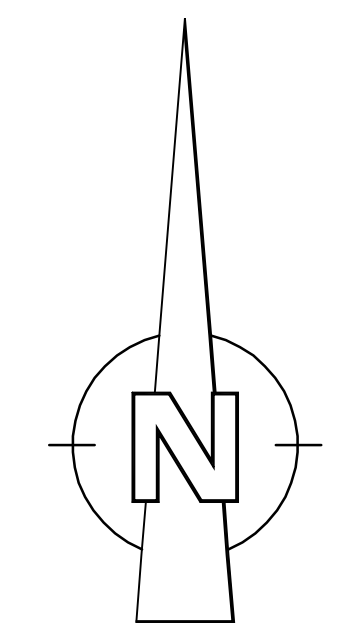


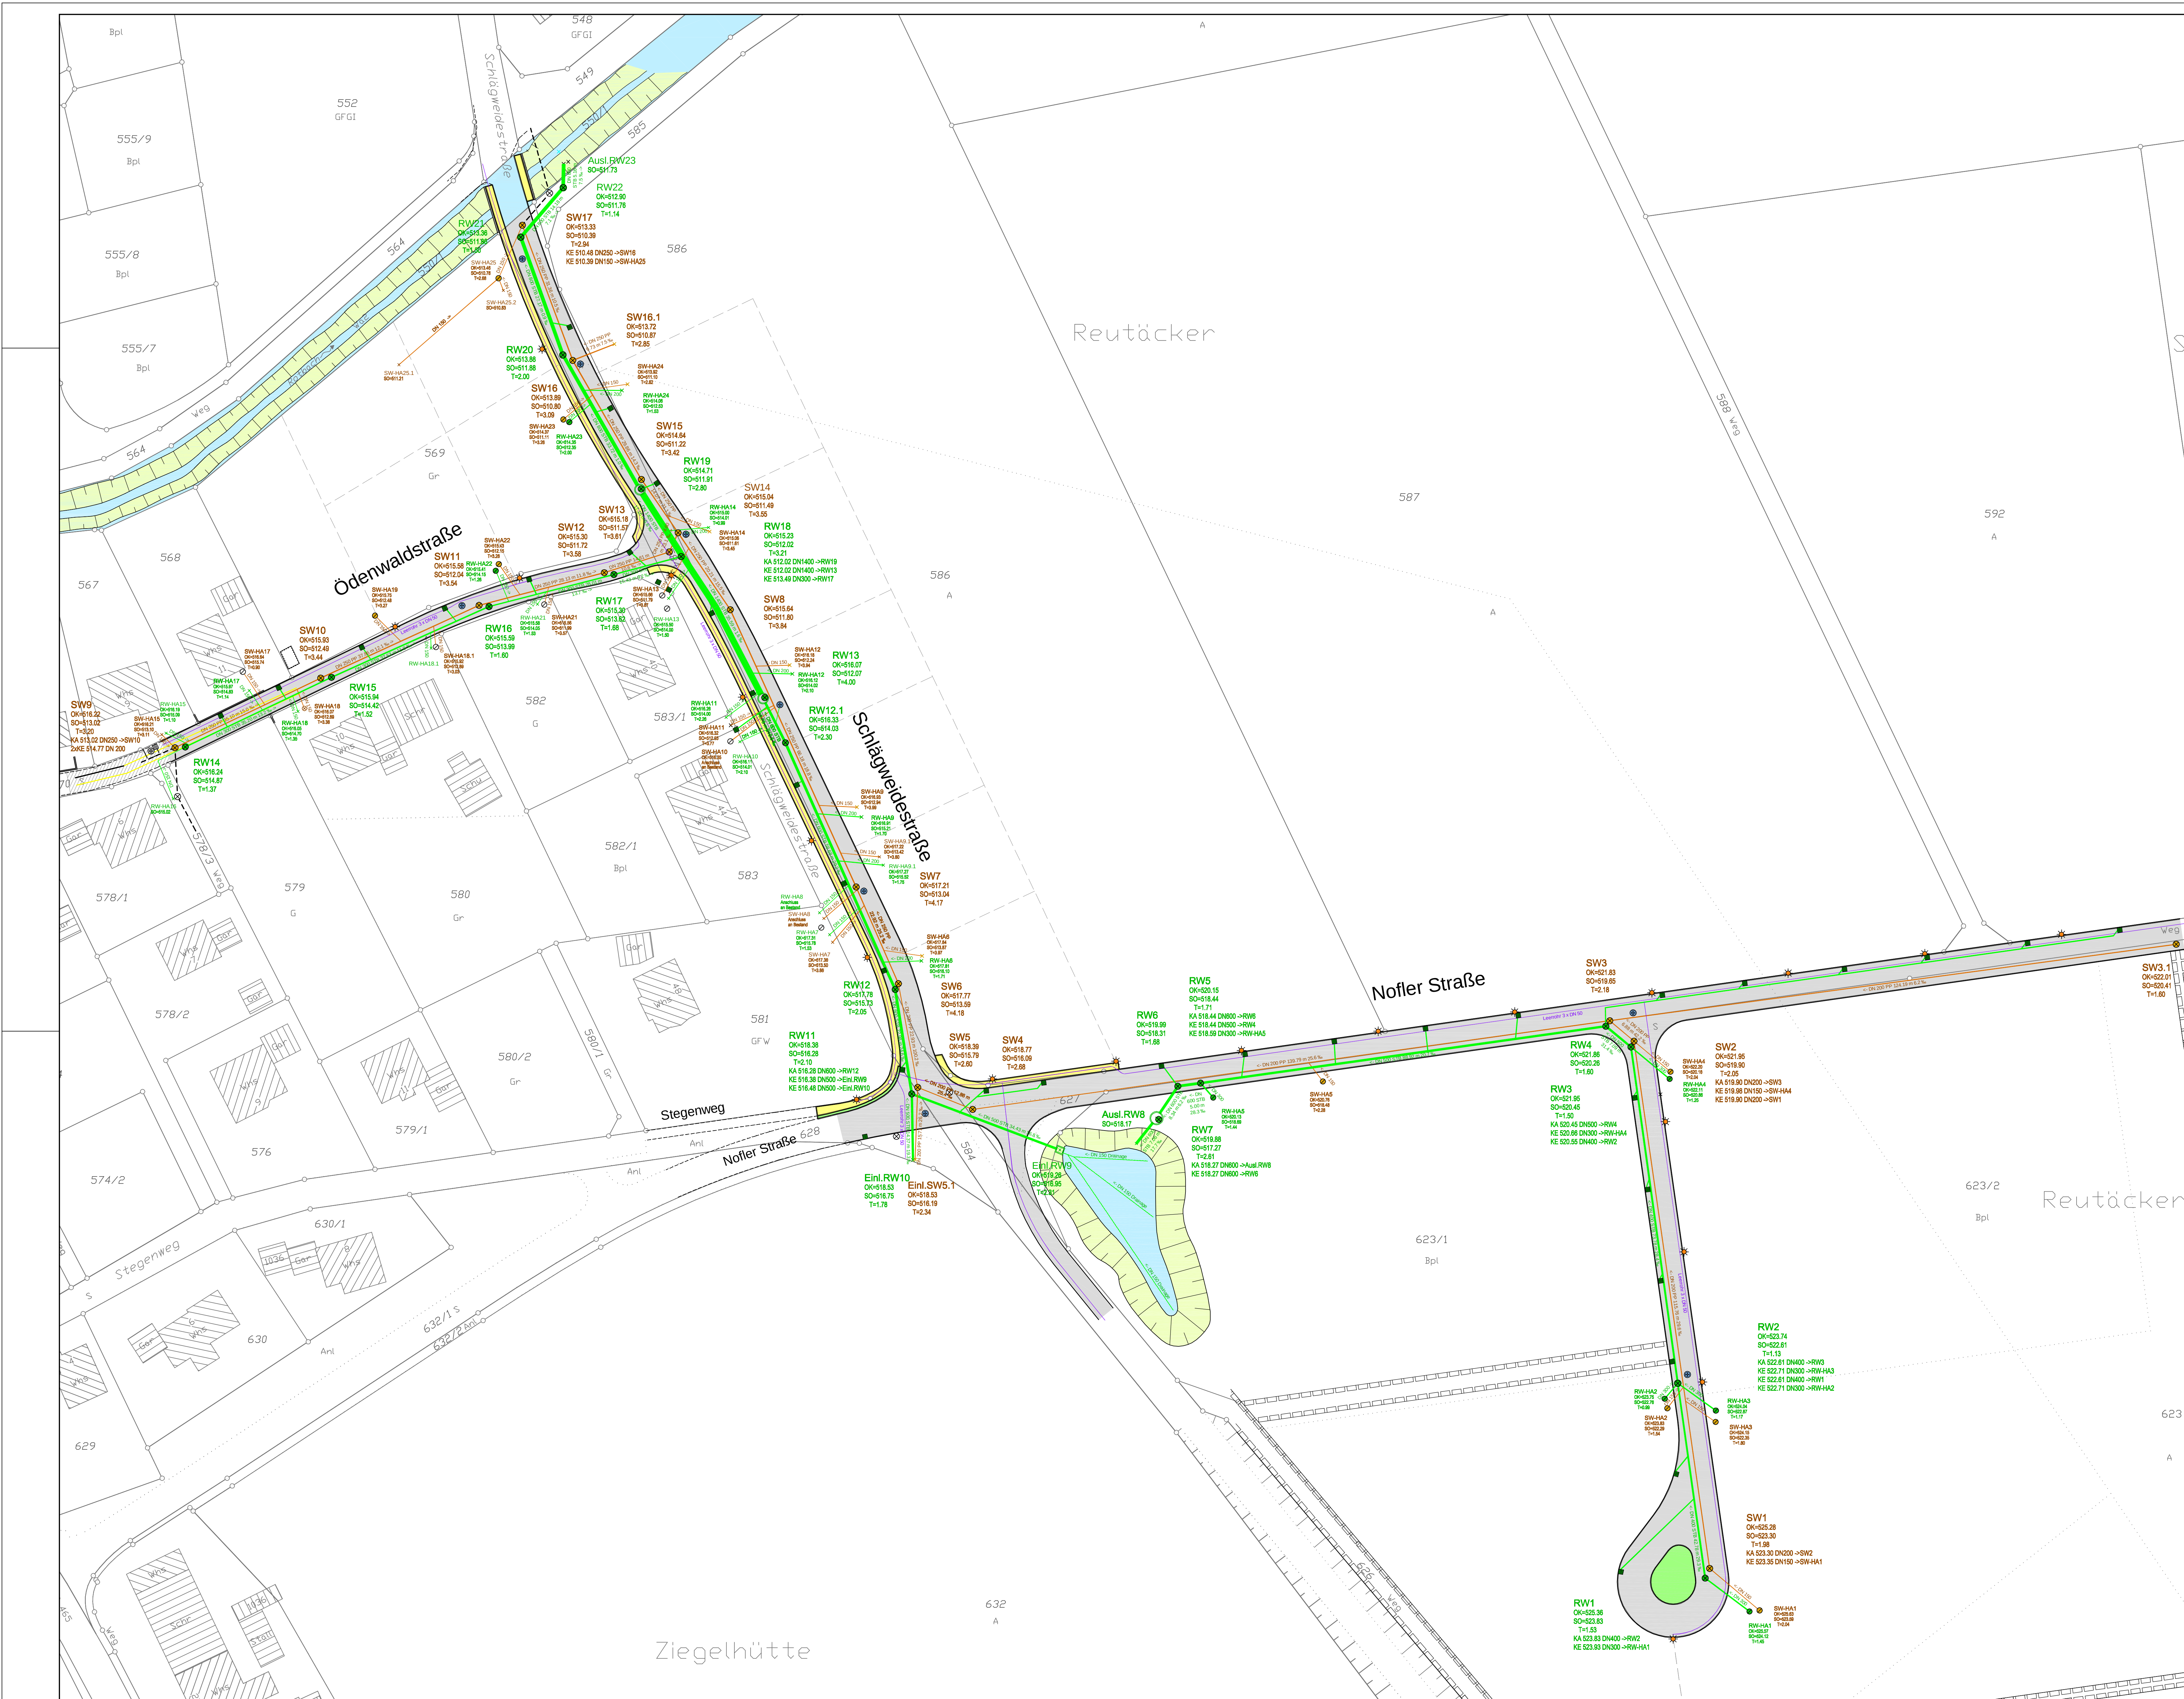

Zeichenerklärung:

Regenwasserkanal Bestand alt

Straseneinlauf
DN 300 STB 10 ‰
Regenwasserkanal Bestand alt

Regenwasserkanal Bestand neu

DN 300 STB 23.0 m 48 ‰
Regenwasserkanal Bestand neu

Schmutzwasserkanal Bestand alt

DN 200 PP 10 ‰
Schmutzwasserkanal Bestand alt

Schmutzwasserkanal Bestand neu

DN 200 PP 20 m 10 ‰
Schmutzwasserkanal Bestand neu

Leerrohr Bestand neu

Leerrohr Bestand neu

BAUHERR Gemeinde Schemmerhofen Teiltort Ingerkingen		
PROJEKT "Gewerbegebiet Reuteäcker" und "Mischgebiet Reuteäcker"		
PLANNUMMER 0918	MASSSTAB 1 : 500	10-006-09 15.03.2012
PROJEKTNUMMER 10-006-09	DATUM 15.03.2012	
ZEICHNUNGSTITEL Lageplan	GEZEICHNET Christ	sk
BEARBEITER Christ	GEZEICHNET sk	
PLANER E. S. tiefbauplanung		RELIEF Edwin Schmid Dipl.-Ing. (FH) Industriestraße 49 88441 Mettelschachen Tel. 07263 1-23 06 - 10 mail: info@es-tb.de